
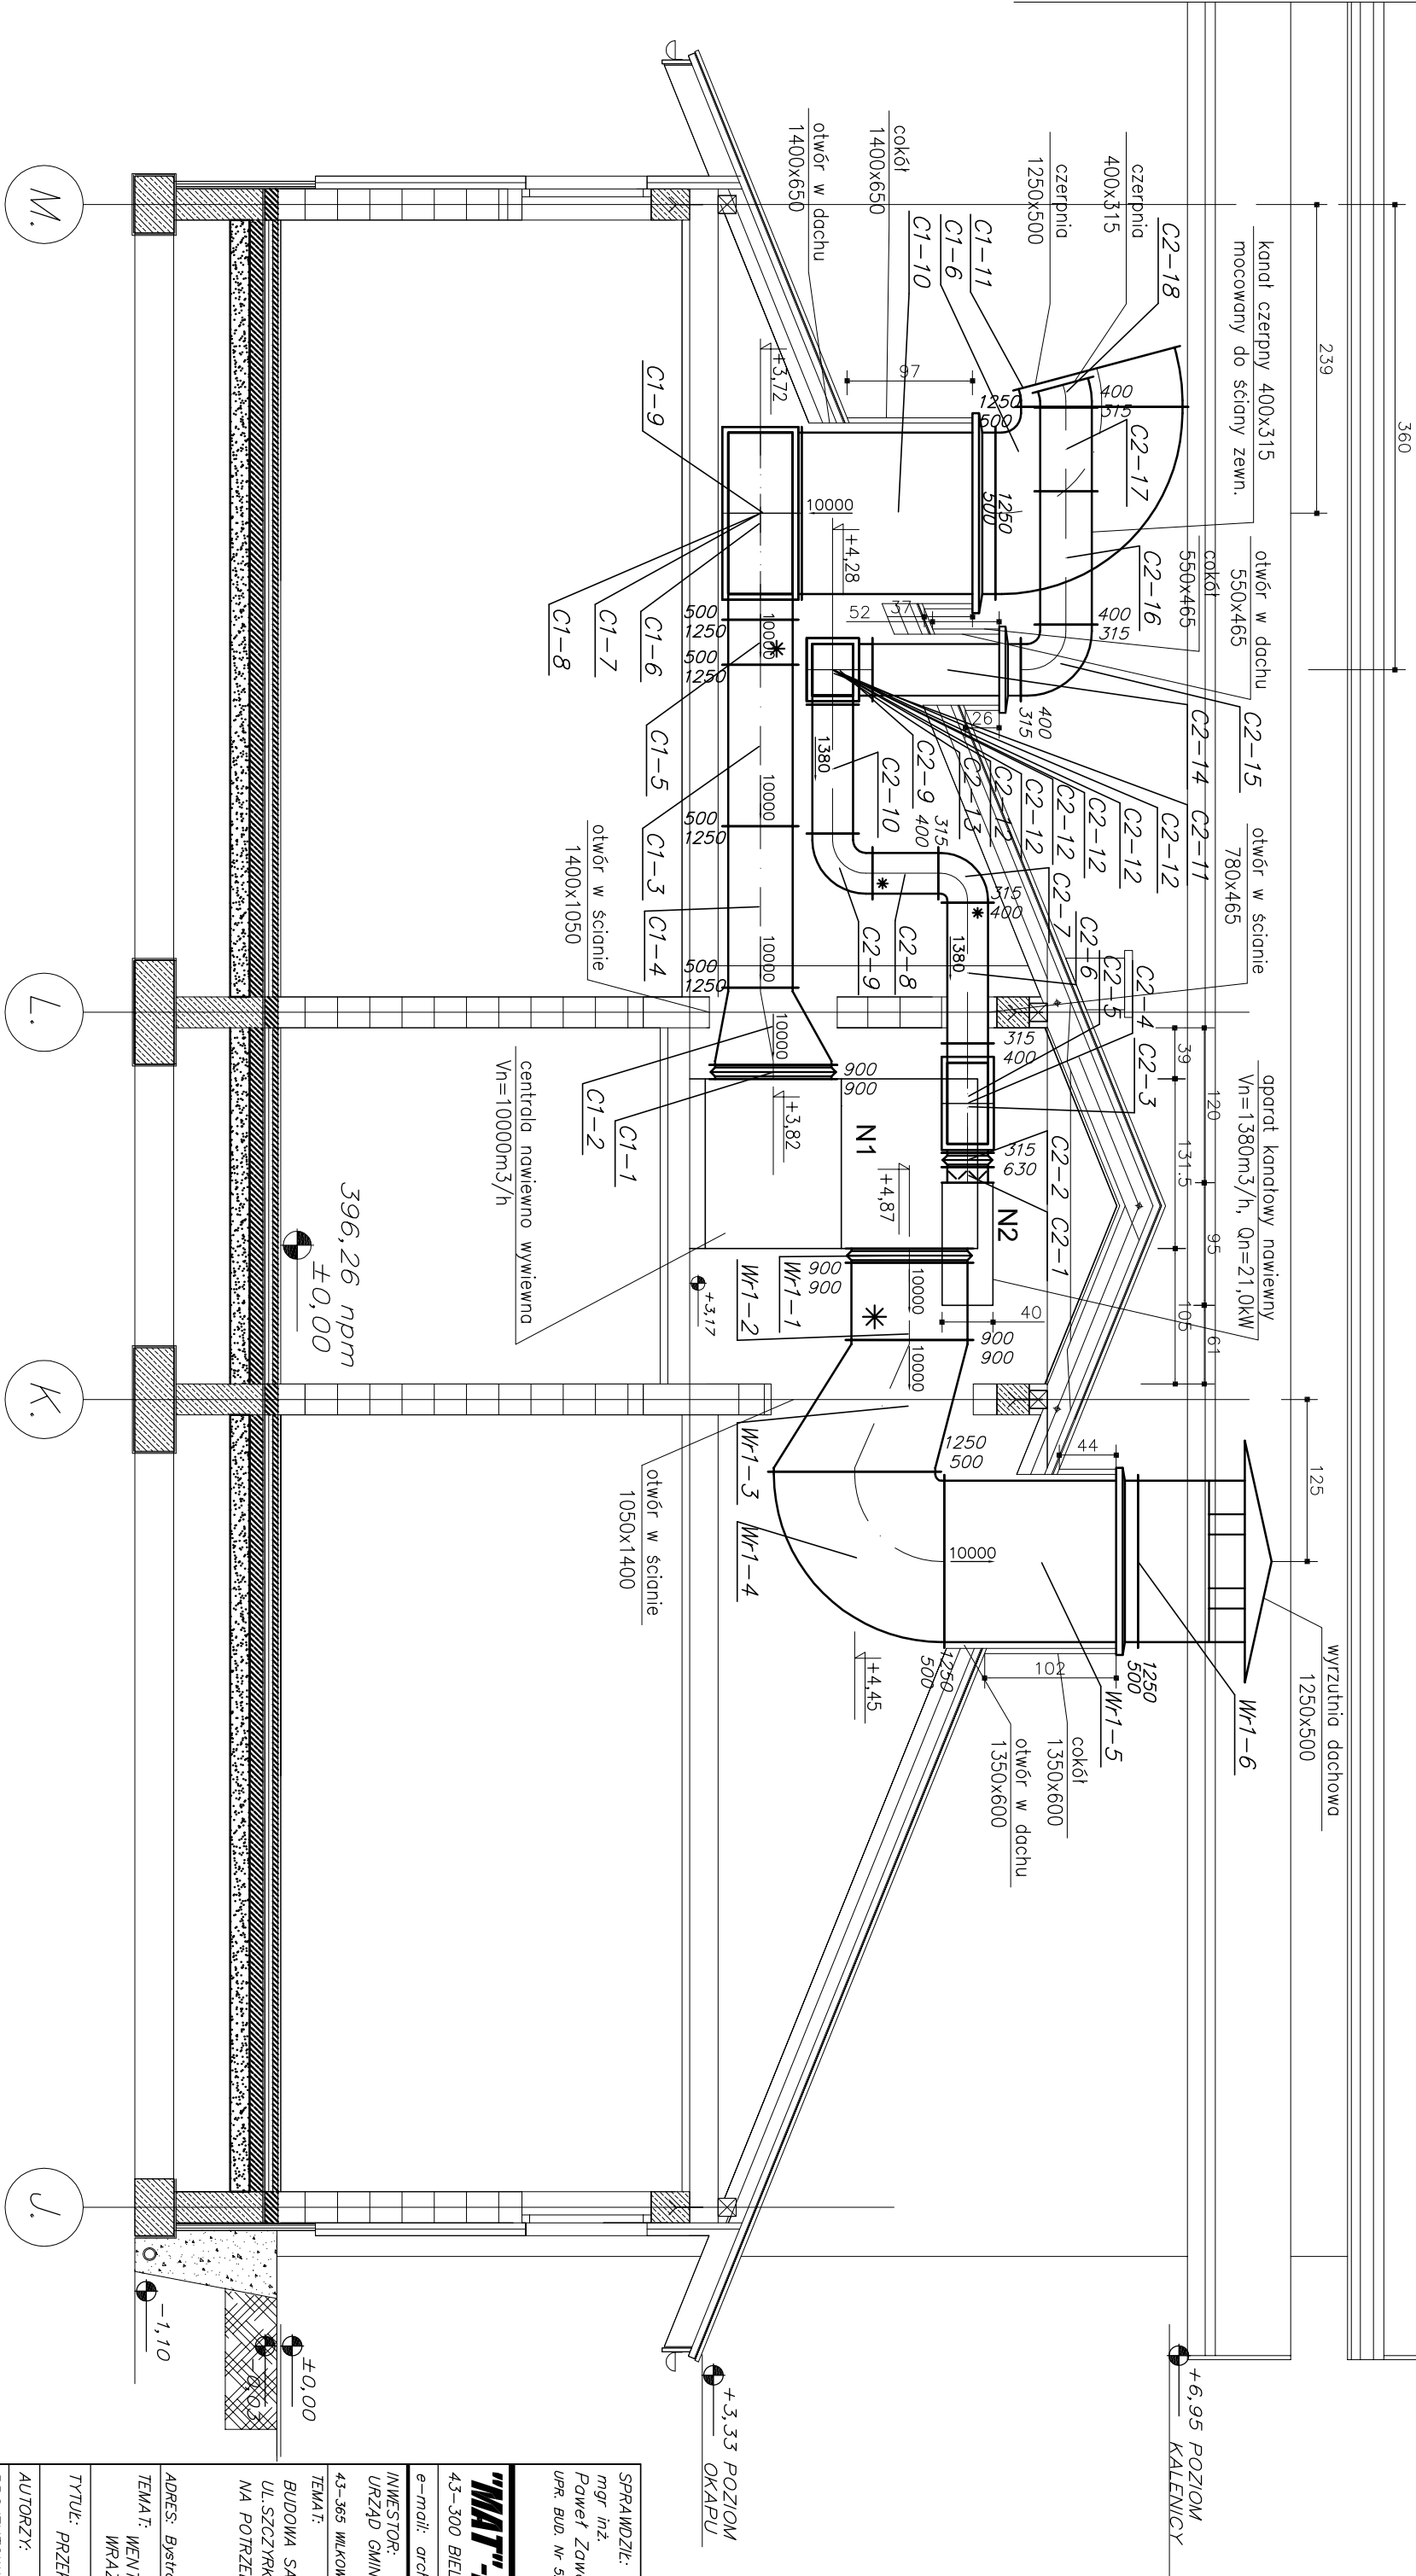


PRZEMKÓŁ CC  
SYSTEMY WENTYLACYJNE: C1, C2, WR1

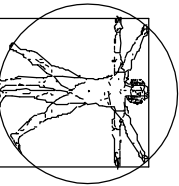

SPRAWDZIC: mgr inż. Paweł Zmowski UPR. BUD. W 529/74 KT		PODPIS:	
<b>"MAT"-Machlowski, Then s.j.</b> 43-300 BIEJSKO-BIAŁA, UL. PIEKARSKA 50, MOB. 602629714, TEL./FAX 8149-775 e-mail: arch-design@pro.onet.pl   NIP 937-24-08-452   REGON: 072884661			
INWESTOR: URZĄD GMINY W WILKOWICACH 43-365 WILKOWICE UL. WZWOLENA 25	TYTUŁ: WENTYLACJA I OGRZEWANIE SALI GIMNASTYCZNEJ WRAZ Z ZAPLECZEM		DATA: 12.2007 SKALA: 1 : 50
TEMAT: BUDOWA SALI GIMNASTYCZNEJ PRZY PUBLICZNYM GIMNAZJUM W BYSTREJ UL. SZCZYPKOWSKA 2 ORAZ ZAMIANA SPOSOBU UZYSKIWANIA ŁĄCZNIKA NA POTRZEBY ZAPLECZA SALI	TYTUŁ: PRZEMKÓŁ CC. SYSTEMY WENTYLACYJNE: C1, C2, W1 WRAZ Z ZAPLECZEM		PROJEKT BUDOWLANY
AUTORZY: mgr inż. Donuła Noworzynczyk UPR. BUD. W 126/89 B-B	BRANŻA: SANITARIA	PODPIS I PIECZĘĆ:	
OPRACOWAŁ: mgr inż. Ludmiła Motiejszczak			
KOPIOWANIE ORAZ POWIELANIE DOKUMENTACJI BEZ ZGODY AUTORA ZABRONIONE. WSZELKIE PRAWA ZASTRZEŻONE.			