



PRZĘKROJ CC  
SYSTEM WENTYLACYJNY N2

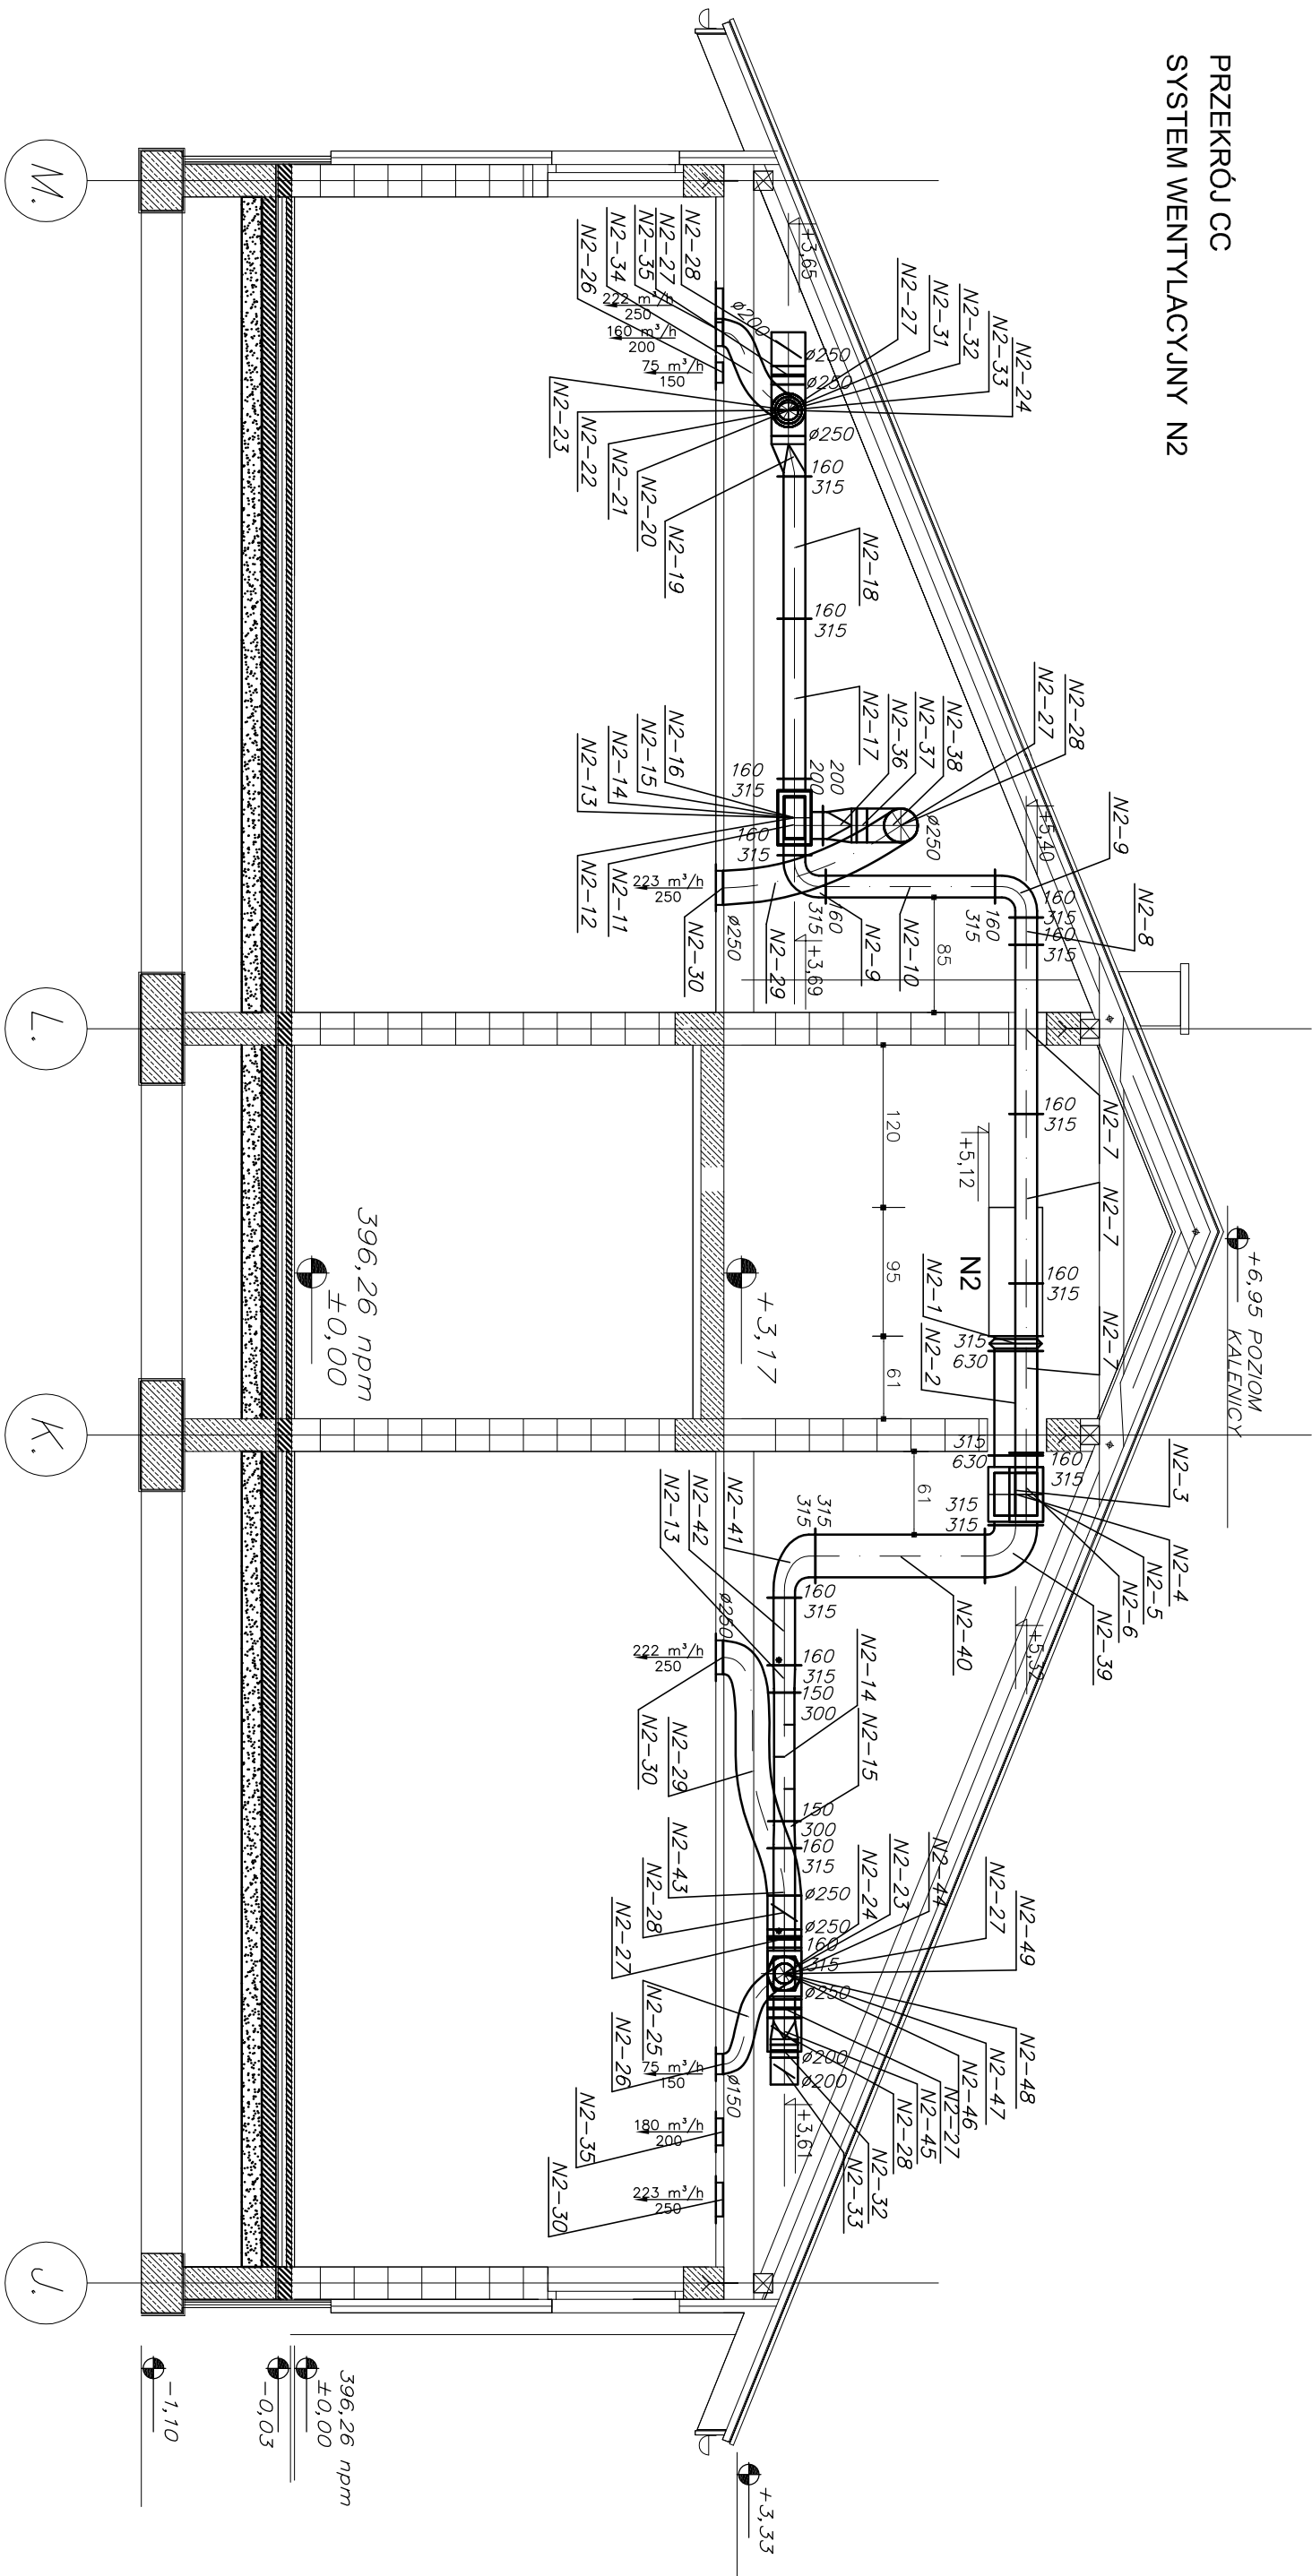

PRZĘKROJ CC  
SYSTEM WENTYLACYJNY W2

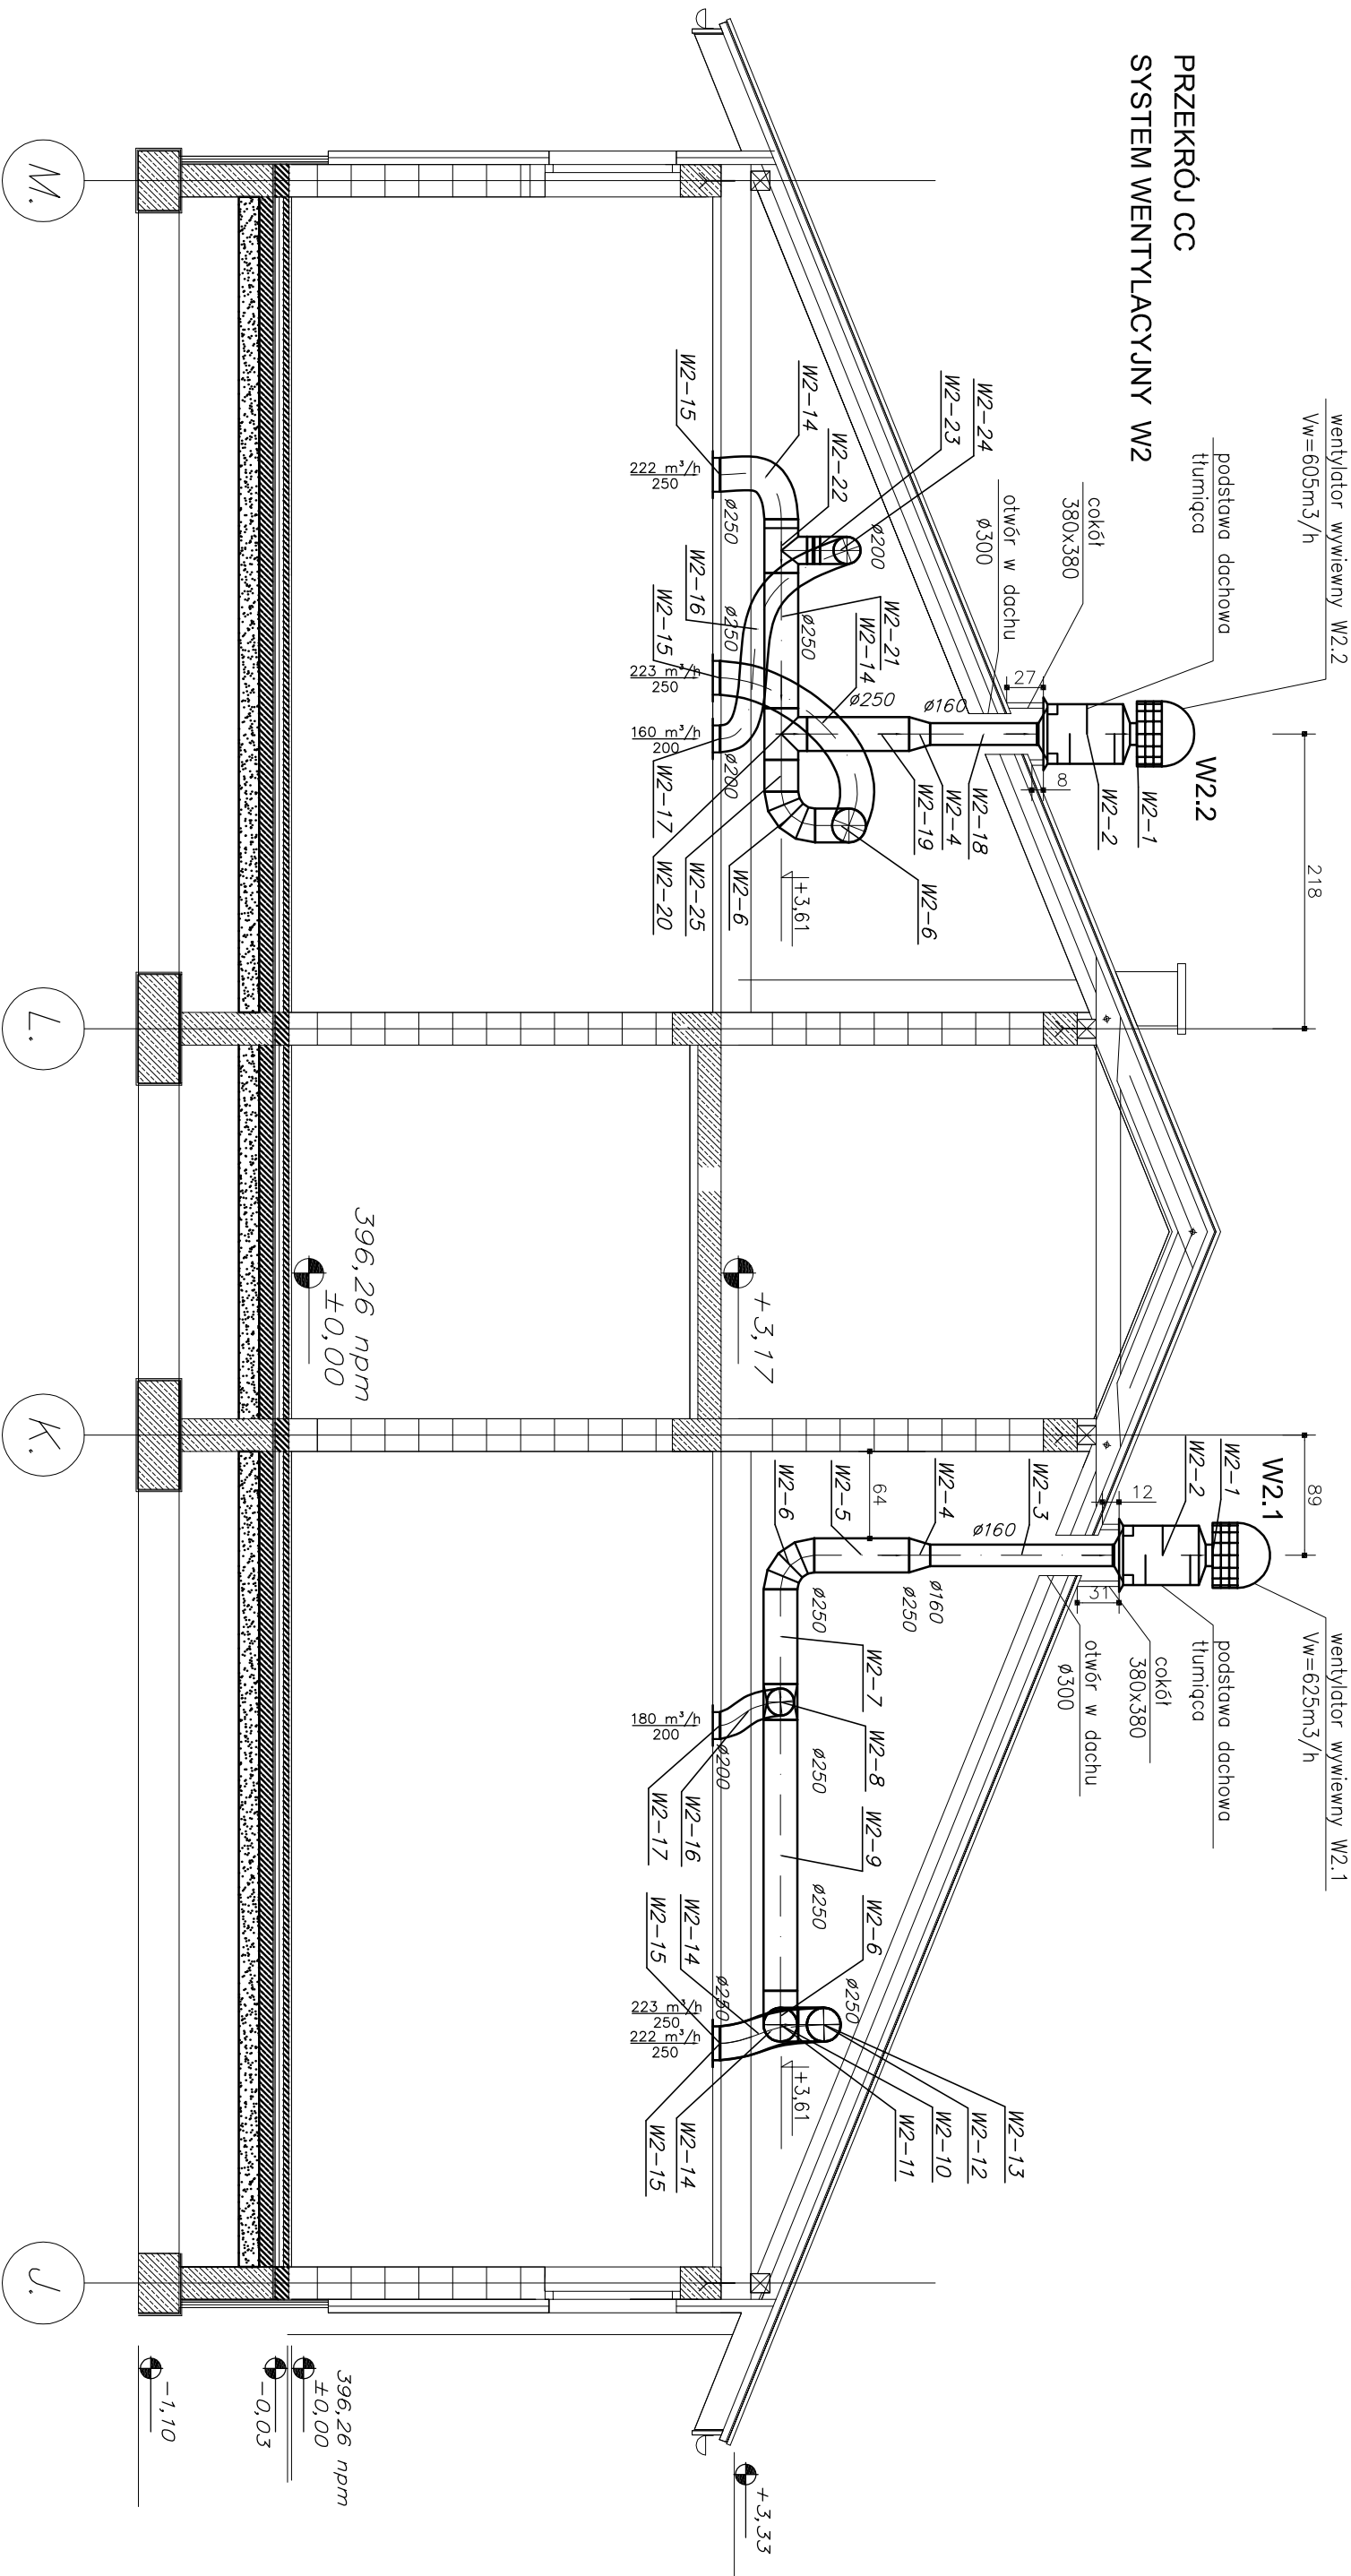

SPRAWDZIŁ: mgr inż. Paweł Zawojewski UPR. BUD. W 539/74 KT		PODPIS:	
<b>"MAT"-Machowski, Then s.l.</b>			
43-300 BIELSKO-BIALA, UL. PIEKARSKA 50; MOB. 602629714; TEL/FAX 8149-775		NIP 937-24-08-452 REGON: 072884661 KRS 0000177600	
e-mail: arch-design@pro.onet.pl			
INWESTOR: URZĄD GMINY W WILKOWICACH			
43-365 WILKOWICE, UL. WYŻMIENIA 25			
TEMAT: BUDOWA SALI GIMNASTYCZNEJ PRZY PUBLICZNYM GIMNAZJUM W BYSTREJ UL. SZCZYRKOWSKA 2 ORAZ ZMIANA SPOSOBU UŻYTKOWANIA ŁĄCZNIKA NA POTRZEBY ZAPLECZA SALI.			
ADRES: Bystra, ul. Szczyrkowska 2			
TEMAT: WENTYLACJA I OGRZEWANIE SALI GIMNASTYCZNEJ WRAZ Z ZAPLECZEM		DATA: 12.2007 SKALA: 1 : 50	
TYTUŁ: PRZĘKROJ CC SYSTEMY WENTYLACYJNE: N2, W2		PROJEKT BUDOWLANY	
AUTORZY: PROJEKTOWAŁ: mgr inż. Dawid Woźniak mgr inż. Dariusz Woźniak mgr inż. Dariusz Woźniak		BRANŻA: SANITARNIA PODPIS I PLECZĘĆ:	
OPRACOWAŁ: mgr inż. Ludmiła Woźniak			
KOPLOWANIE ORAZ POWIELANIE DOKUMENTACJI BEZ ZGODY AUTORA ZABRONIONE.			