


SYTUACJA skala 1:1000

Temat: Modernizacja sali widowiskowej Domu Strazaka w Wilkowicach przy ul. Strazackiej 3, działka nr 2034/2, gm. kat. Wilkowice

Inwestor: Gmina Wilkowice, ul. Wyzwolenia 25 43-365 Wilkowice

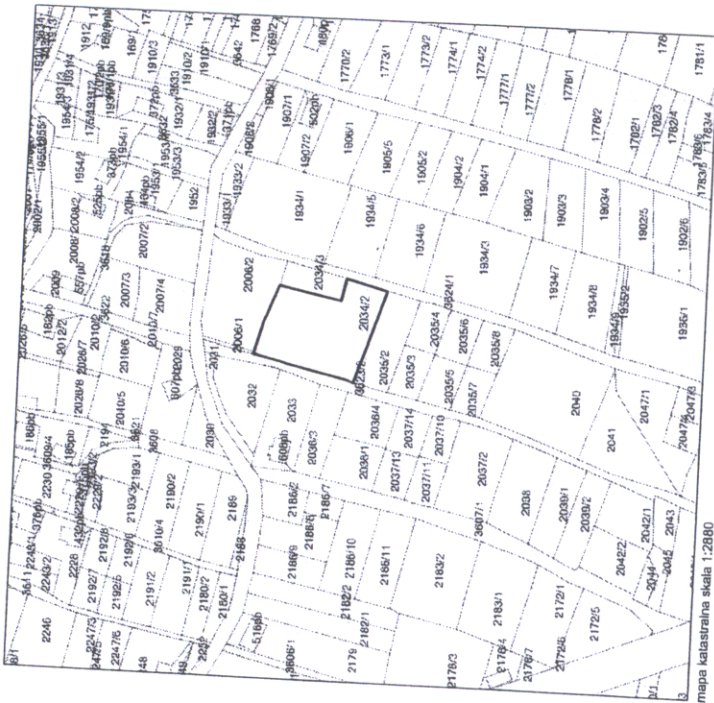

LEGENDA:

- istniejący DOM STRAŻAKA
- część budynku objęta opracowaniem
- budynki istniejące
- wejścia do budynku
- granica działki

Jednostka projektowa:
URZĄD PROJEKTOWY, NADZORY I POMIARY
inż. Zygmunt BINDA
43-360 BYSTRA, ul. Pod Plekłem 1
tel. 4964481
REGON 070316504 NIP 547-111-18-36

Obiekt:

MODERNIZACJA SALI WIDOWISKOWEJ
DOMU STRAZAKA
przy ul. Strazackiej 3 w Wilkowicach

Inwestor:

Gmina Wilkowice
ul. Wyzwolenia 25, 43-365 Wilkowice

Projekt:

PROJEKT BUDOWLANO-WYKONAWCZY WEWNĘTRZNYCH
INSTALACJI ELEKTRYCZNYCH

Rysunek:

Skala:

Plan sytuacyjny.

1:1000

Projektant:
inż. Zygmunt Binda
Upr. budowlane do projektowania i kierowania
robotami bud. bez ograniczeń w specjalności
instalacyjno-inżynierskiej w zakresie
sieci i instalacji elektrycznych
Nr ewid. 80/77/83 Urząd Woj. Śląski Q.B.

Sprawdzający:
mgr inż. Sławośław Brodka
uprawnienia budowlane do projektowania
w specjalności instalacyjno-inżynierskiej
elektrycznej bez ograniczeń nr 54772/K1

Data:

Grudzień 2007r.

Nr rysunku:

119