



T3/1 / YDY 5x6 mm<sup>2</sup> / X111-23  
l=55 m  
(projektowana)

0,4/0,23kV  
T1

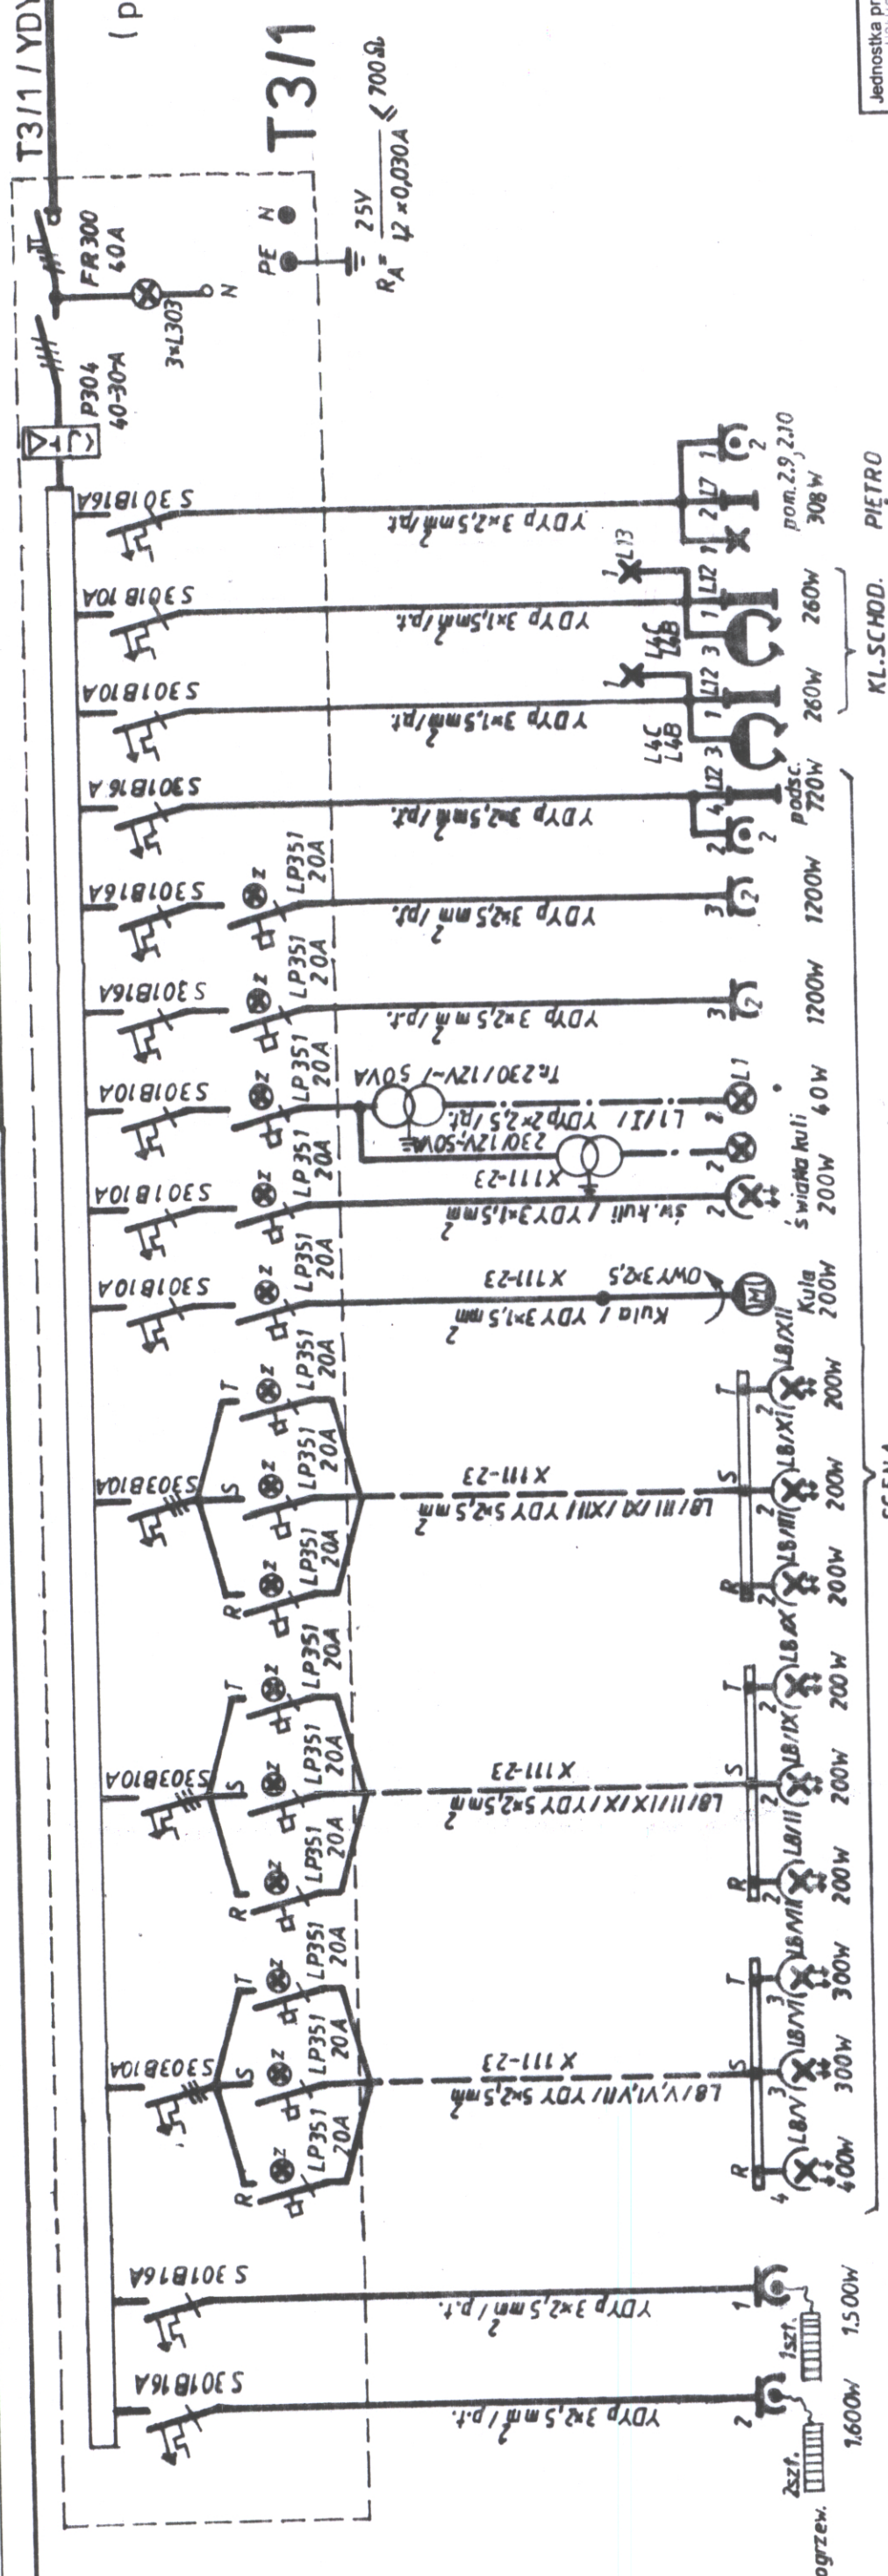

Jednostka projektowa: USŁUGI PROJEKTOWO-MONTAŻOWE I POMIARY URZĄDZEN I INSTALACJI ELEKTRYCZNYCH inż. Zygmunt Binda 43-360 BYSTRZA ul. Pod Plektem 1 tel. 4964481 REGON 070316504 NIP 547-111-18-36		Obiekt: MODERNIZACJA SALI WIDOWISKOWEJ DOMU STRAZAKA przy ul. Strażackiej 3 w Wilkowicach	
Inwestor: Gmina Wilkowice ul. Wyzwolenia 25, 43-365 Wilkowice		Projekt: PROJEKT BUDOWLANO-WYKONAWCZY WEWNĘTRZNYCH INSTALACJI ELEKTRYCZNYCH	
Rysunek: Tablica T3/1.		Skala: 1:10	
Projektant: inż. Zygmunt Binda ul. Wyzwolenia 25, 43-365 Wilkowice tel. 4964481 REGON 070316504 NIP 547-111-18-36	Sprawdzający: inż. Zdzisław Bródka ul. Wyzwolenia 25, 43-365 Wilkowice tel. 4964481 REGON 070316504 NIP 547-111-18-36	Data: Grudzień 2007r.	
Nr rysunku:		8/9	

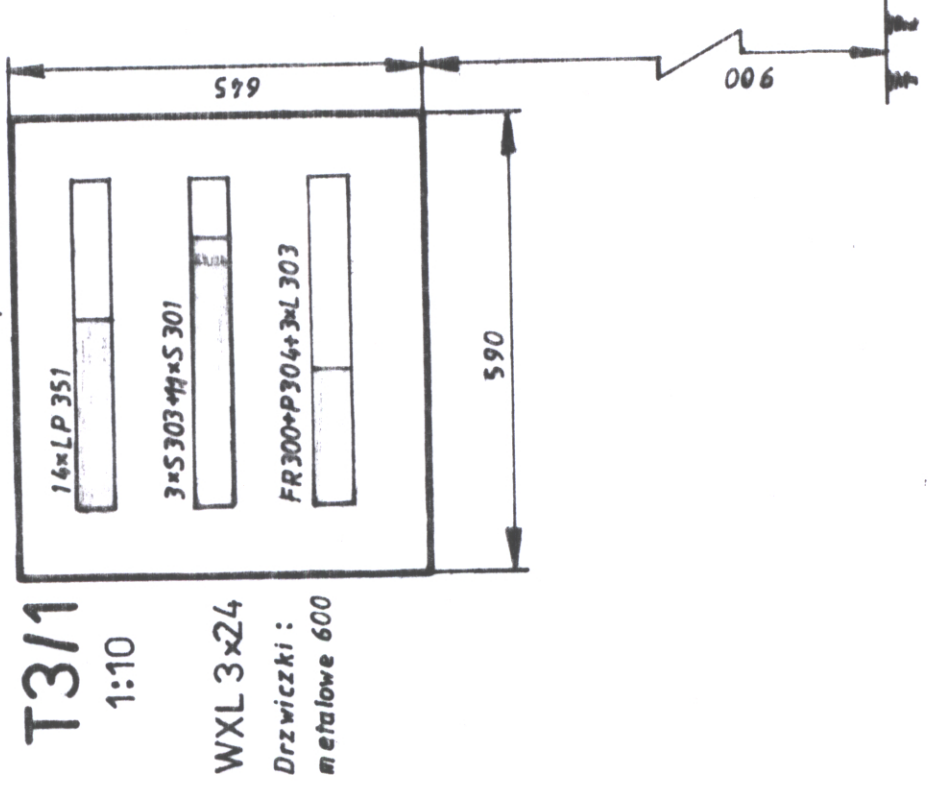

$P_z = 9,688 \text{ W}$   
 $P_{sz} = 6,430 \text{ W}$   
 $J_0 = 9,6 \text{ A}$

0,4/0,23kV Wyłączniki przeciwporażeniowe TT różnicowoprądowe