
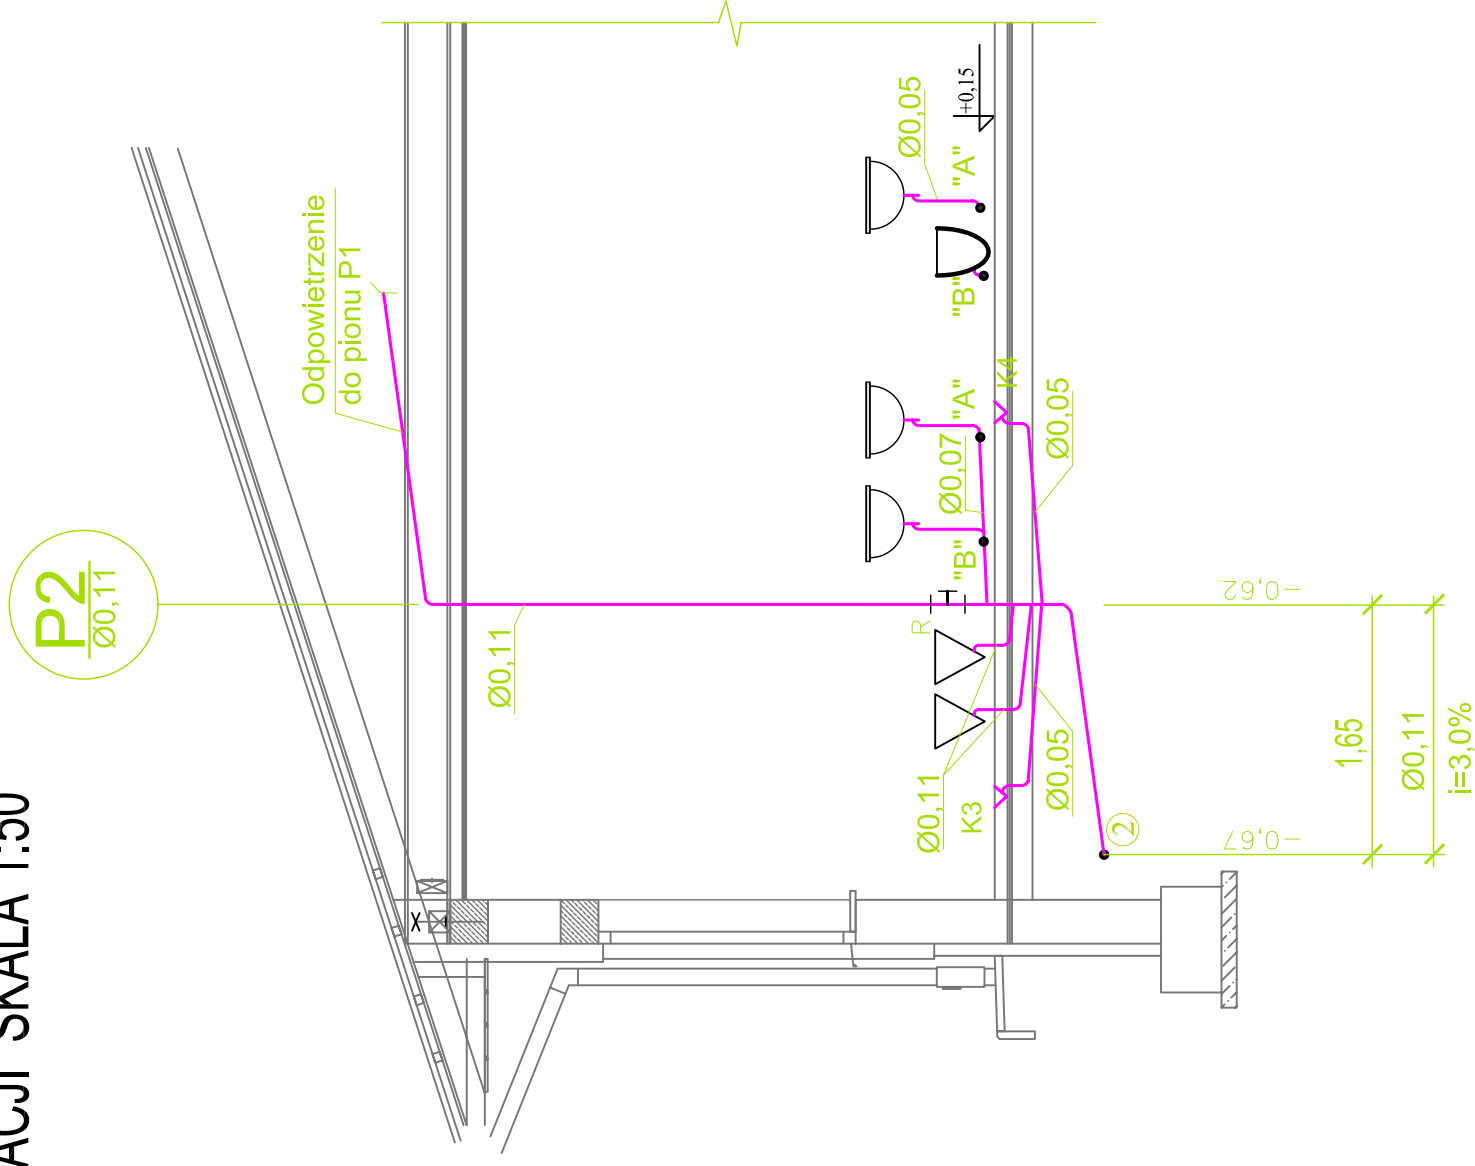


Pracownia Projektowo Konsultingowo Usługowa ➤ ABI ⬅			
Inwestor: Gmina Wilkowie ul. Wyzwolenia 25 43-365 Wilkowie	Nazwisko	Data i podpis	
	Projektował mgr inż. M. Gumda	03.2009	
Obiekt: Budynek zaplecza szatniowo – socjalnego w Bystrej przy ul. Klimczoka 105		Stadium PB	Nr rysunku 02
Tytuł: INSTALACJA WOD-KAN RZUT PARTERU		Podziałka 1:50	

ROZWINIĘCIE KANALIZACJI SKALA 1:50

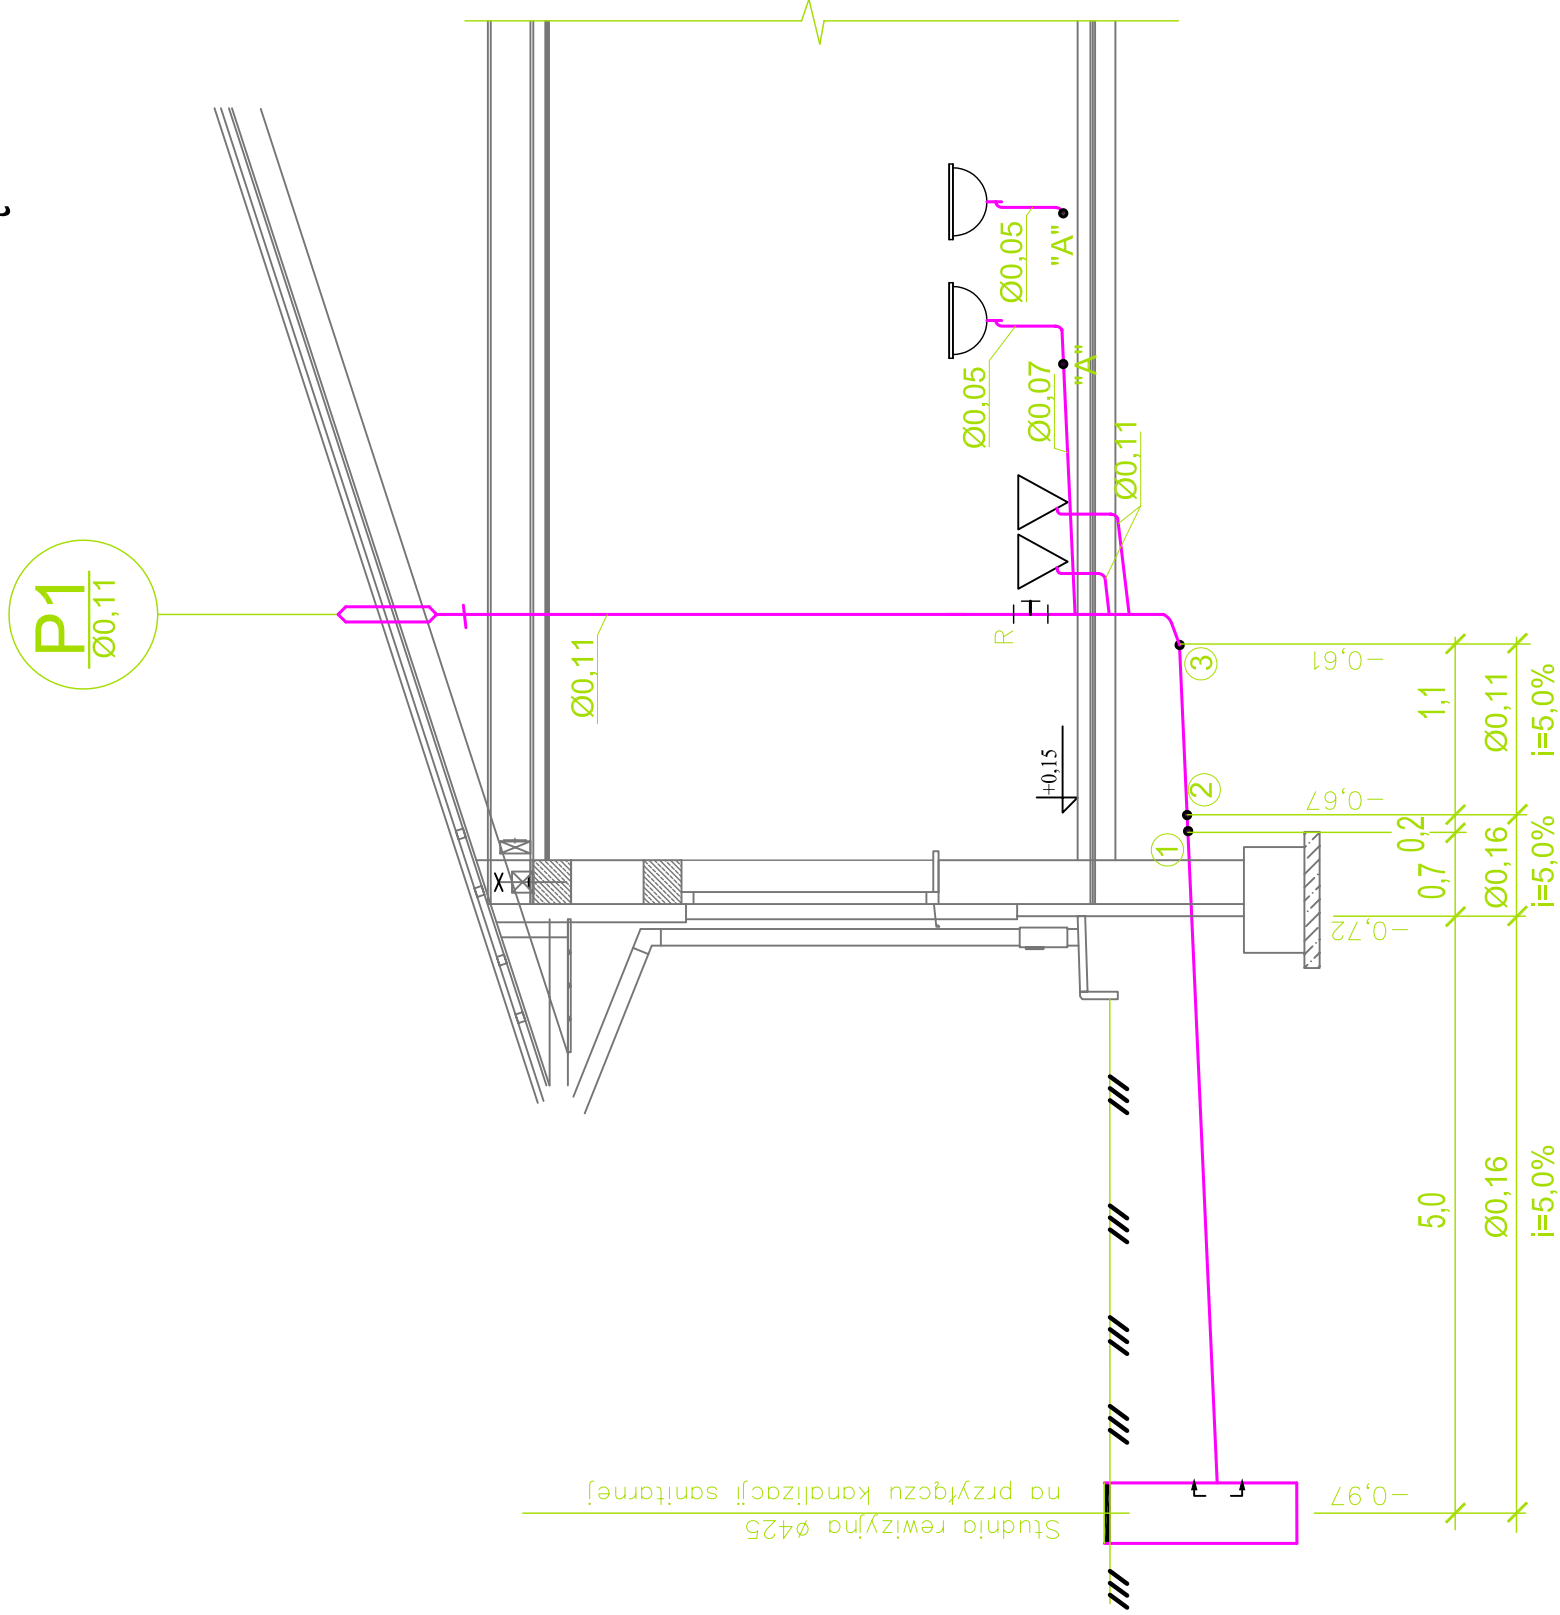


Pracownia Projektowo Konsultingowo Usługowa ➤ ABI ⬅			
Inwestor: Gmina Wilkowice ul. Wyżwolenia 25 43-365 Wilkowice		Nazwisko	Data i podpis
		Projektował mgr inż. M. Gumda	03.2009
Obiekt: Budynek zaplecza szatniowo – socjalnego w Bystrej przy ul. Klimczoka 105			
Tytuł: INSTALACJA WOD-KAN ROZWINIĘCIE KANALIZACJI	Stadium	Nr rysunku	Podziałka
	PB	03.1	1:50

Technical drawing of a roof drainage system showing a cross-section of the roof structure, a sloped roof, and a drainage pipe. The drawing includes dimensions for the roof slope, pipe diameter, and various levels. A green line indicates the drainage path, with points 1, 4, and 5 marked. The pipe is labeled Ø0,05 PVC i=14%. The roof slope is 10,0%.

Pracownia Projektowo Konsultingowo Usługowa ➤ ABI ⬅			
Inwestor: Gmina Wilkowie ul. Wyzwolenia 25 43-365 Wilkowie		Nazwisko	Data i podpis
	Projektował	mgr inż. M. Gumola	03.2009
Objekt: Budynek zaplecza szatniowo – socjalnego w Bystrej przy ul. Klimczoka 105			
Tytuł: INSTALACJA WOD-KAN ROZWINIECIE KANALIZACJI	Stadium PB	Nr rysunku 03.2	Podziałka 1:50

AKSONOMETRIA WODY SKALA 1:50

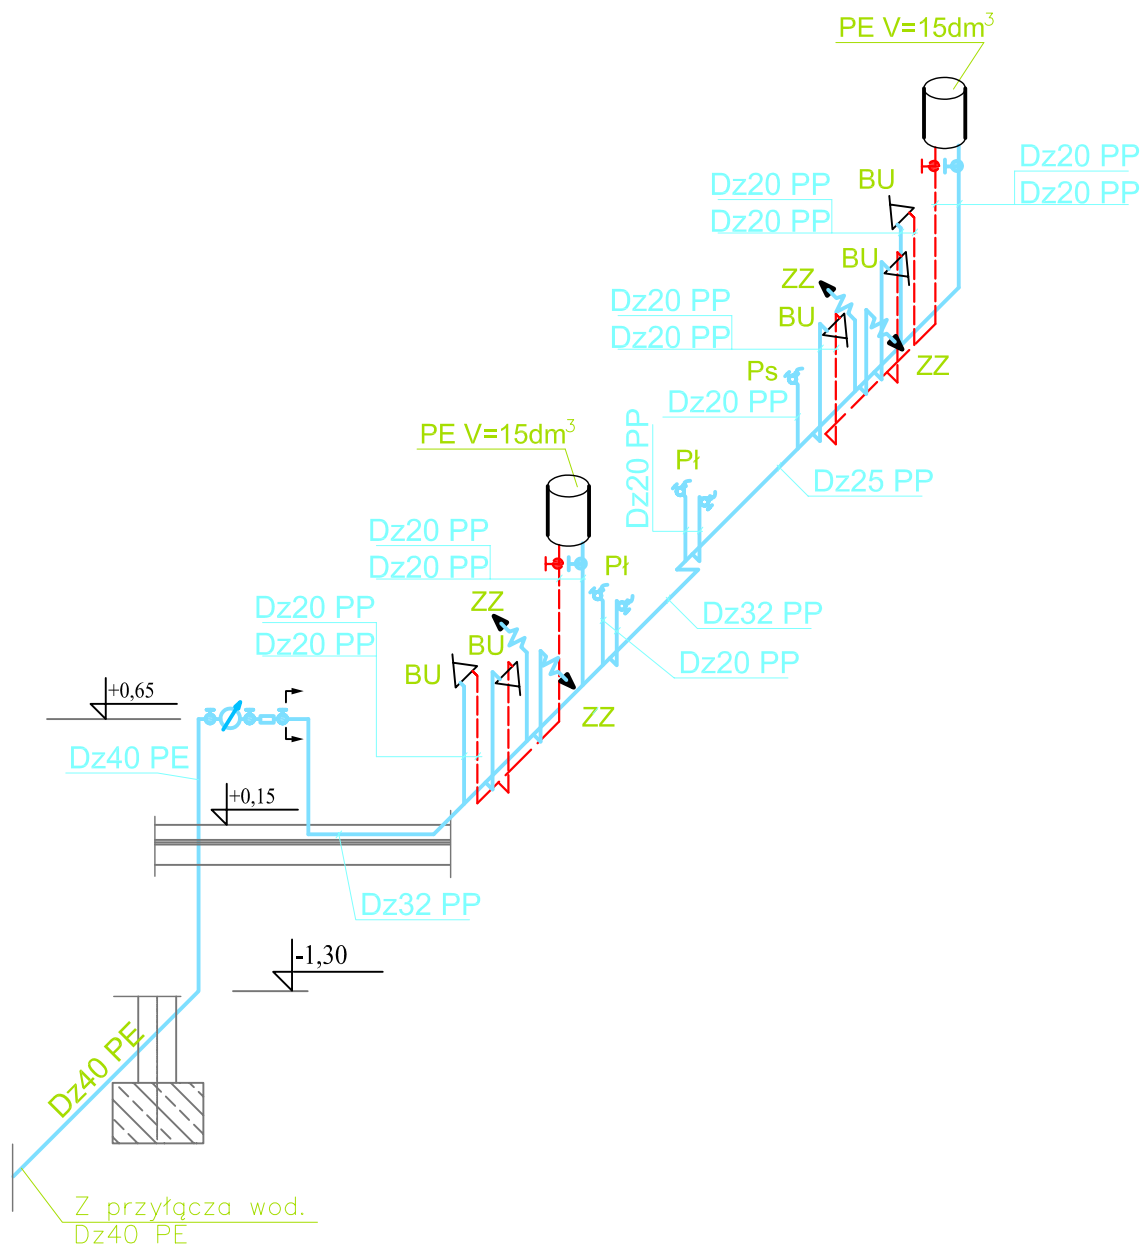

Uwagi:

1. — zakres opracowania projektu

2. Oznaczenia:

— proj. rurociąg wody zimnej

— proj. rurociąg wody ciepłej



proj. pojemnościowy podgrzewacz wody

Pracownia Projektowo Konsultingowo Usługowa ➤ ABI ◀

Inwestor: Gmina Wilkowice ul. Wyzwolenia 25 43-365 Wilkowice	Projektował: mgr inż. M. Gumola	Nazwisko:	Data i podpis: 03.2009
Obiekt: Budynek zaplecza szatniowo – socjalnego w Bystrej przy ul. Klimczoka 105	Stadium: PB	Nr rysunku: 04	Podziałka: 1:50
Tytuł: INSTALACJA WOD-KAN AKSONOMETRIA WODY			