


Gm. WILKOWICE woj. bielskie

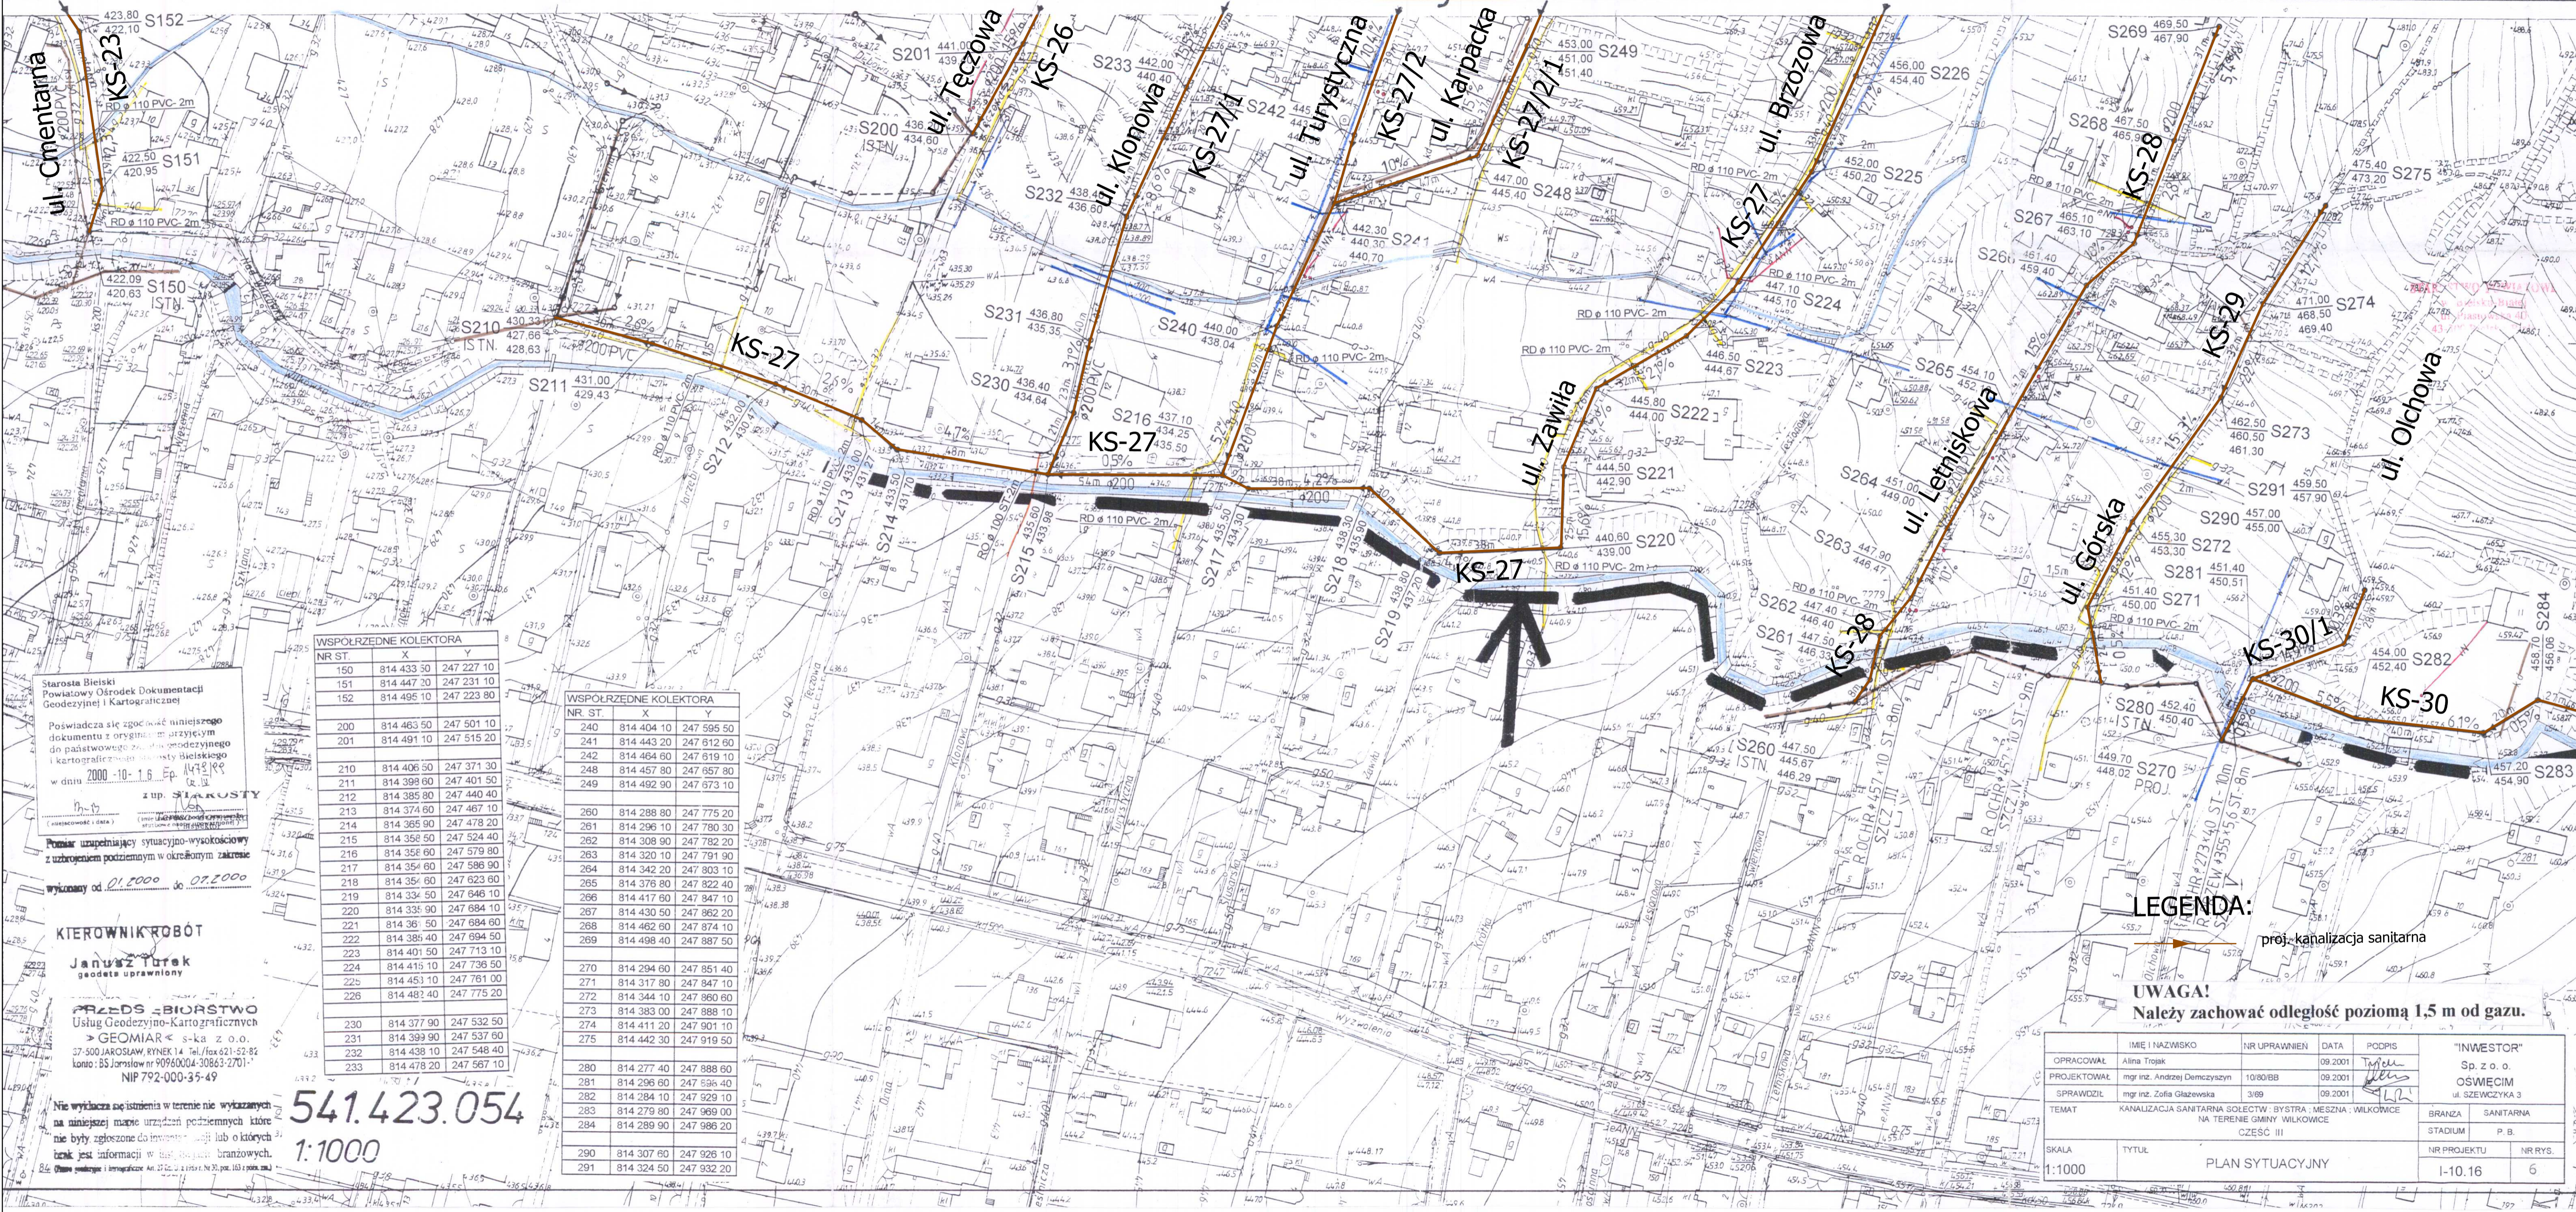

Starosta Bielski
Powiatowy Ośrodek Dokumentacji
Geodezyjnej i Kartograficznej

Poświadczam, że zgodność niniejszego
dokumentu z oryginałem przyjętym
do państwowego zasobu geodezyjnego
i kartograficznego Starosty Bielskiego
w dniu 2000-10-16 Ep. 1438/RS

zup. STAROSTA

Pomiar uzupełniający sytuacyjno-wysokościowy
z uzbrojeniem podziemnym w określonym zakresie
wykonany od 01.2000 do 07.2000

KIEROWNIK ROBÓT
Janusz Turak
geodeta uprawniony

PRZEDSIĘBIORSTWO
Usług Geodezyjno-Kartograficznych
"GEOMIAR" s-ka z o.o.
37-500 JAROSŁAW, RYNEK 14 Tel./fax 621-52-82
konto: BS Jarosław nr 90960004-30863-2701-
NIP 792-000-35-49

Nie wydłużać się istnienia w terenie nie wykazanych
na niniejszej mapie urządzeń podziemnych które
nie były zgłoszone do inwestora, gminy lub o których
brak jest informacji w dostępnym brzożowym.

Oferta geodezyjna i inżynierska: Art. 27 § 2 pkt 1 i 2, Art. 30, par. 163 i 164 p.p.

WSPÓŁRZĘDNE KOLEKTORA			
NR ST.	X	Y	
150	814 433 50	247 227 10	
151	814 447 20	247 231 10	
152	814 495 10	247 223 80	
200	814 463 50	247 501 10	
201	814 491 10	247 515 20	
210	814 406 50	247 371 30	
211	814 398 60	247 401 50	
212	814 385 80	247 440 40	
213	814 374 60	247 467 10	
214	814 365 90	247 478 20	
215	814 358 50	247 524 40	
216	814 358 60	247 579 80	
217	814 354 60	247 586 90	
218	814 354 60	247 623 60	
219	814 334 50	247 646 10	
220	814 335 90	247 684 10	
221	814 36 50	247 684 60	
222	814 384 40	247 694 50	
223	814 401 50	247 713 10	
224	814 415 10	247 736 50	
225	814 453 10	247 761 00	
226	814 482 40	247 775 20	
230	814 377 90	247 532 50	
231	814 399 90	247 537 60	
232	814 438 10	247 548 40	
233	814 478 20	247 567 10	

WSPÓŁRZĘDNE KOLEKTORA			
NR ST.	X	Y	
240	814 404 10	247 595 50	
241	814 443 20	247 612 60	
242	814 464 60	247 619 10	
248	814 457 80	247 657 80	
249	814 492 90	247 673 10	
260	814 288 80	247 775 20	
261	814 296 10	247 780 30	
262	814 308 90	247 782 20	
263	814 320 10	247 791 90	
264	814 342 20	247 803 10	
265	814 376 80	247 822 40	
266	814 417 60	247 847 10	
267	814 430 50	247 862 20	
268	814 462 60	247 874 10	
269	814 498 40	247 887 50	
270	814 294 60	247 851 40	
271	814 317 80	247 847 10	
272	814 344 10	247 860 60	
273	814 383 00	247 888 10	
274	814 411 20	247 901 10	
275	814 442 30	247 919 50	
280	814 277 40	247 888 60	
281	814 296 60	247 596 40	
282	814 284 10	247 929 10	
283	814 279 80	247 969 00	
284	814 289 90	247 986 20	
290	814 307 60	247 926 10	
291	814 324 50	247 932 20	

541.423.054
1:1000

LEGENDA:
proj. kanalizacja sanitarna

UWAGA!
Należy zachować odległość poziomą 1,5 m od gazu.

IMIE I NAZWISKO	NR UPRAWNIENI	DATA	PODPIS	"INWESTOR"
OPRACOWAŁ: Alina Trojan		09.2001		Sp. z o.o.
PROJEKTOWAŁ: mgr inż. Andrzej Demczyński	10/80/BB	09.2001		OSWIECIM
SPRAWDZIŁ: mgr inż. Zofia Głazewska	3/69	09.2001		ul. SZEWYŹKA 3
TEMAT: KANALIZACJA SANITARNIA SOŁEĆW: BYSTRZA, MESZNA, WILKOWICE NA TERENIE GMINY WILKOWICE CZĘŚĆ III				BRANZA: SANITARNIA STADIUM: P.B.
SKALA: 1:1000	TYTUL: PLAN SYTUACYJNY			NR PROJEKTU: I-10.16 NR RYS.: 6